


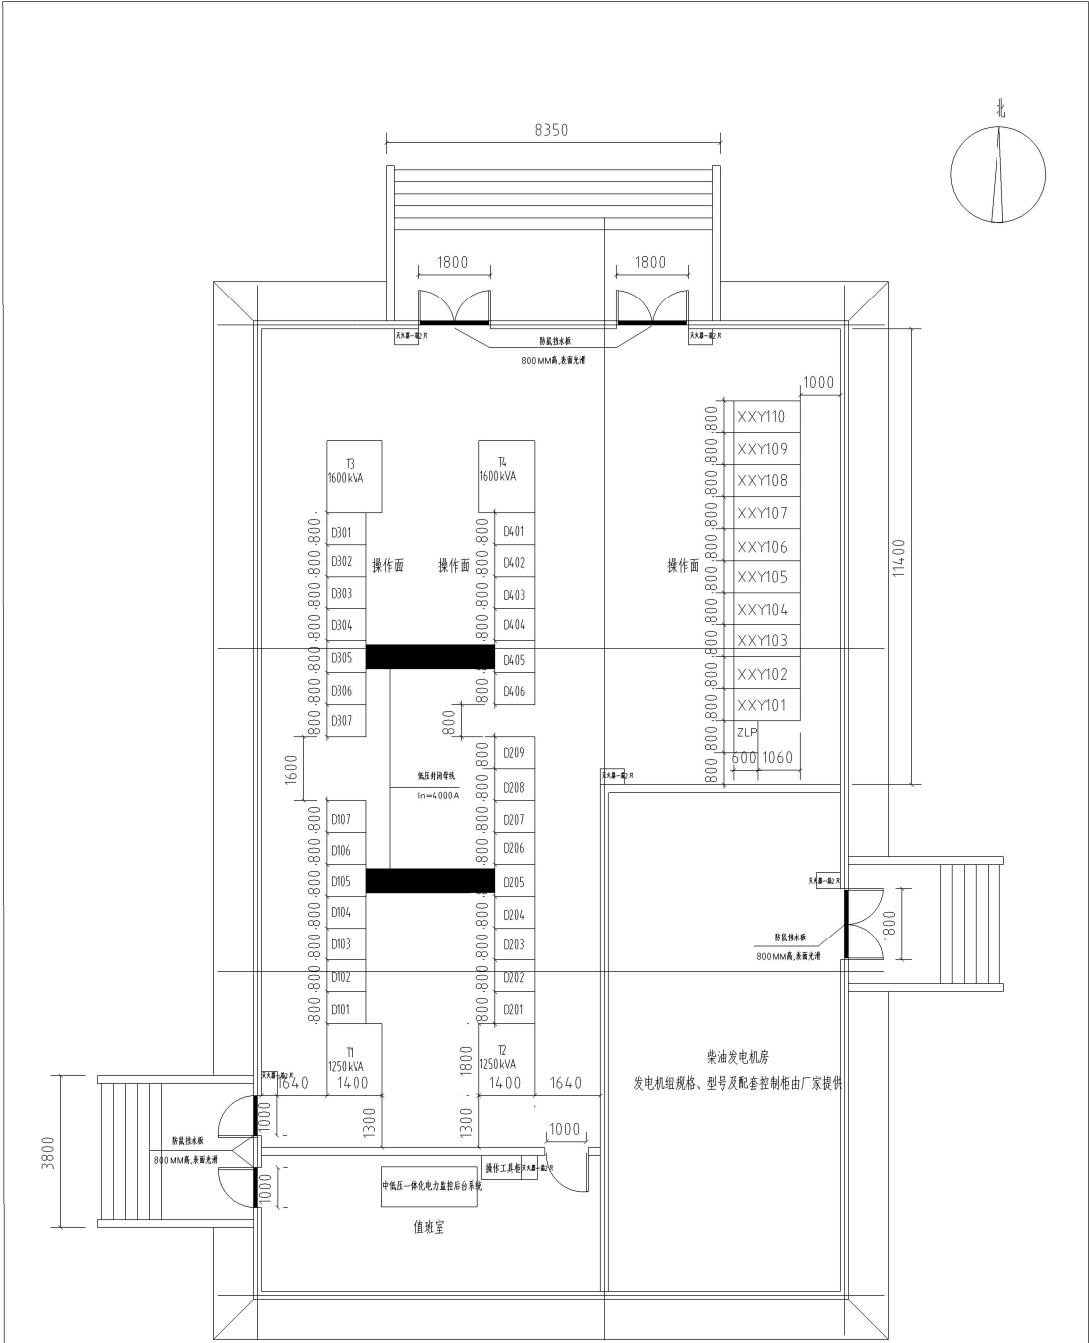

- 说明:1、图中变压器尺寸仅供参考,具体安装尺寸以订货厂家提供为准。
2、为了方便变压器与低压柜铜排连接,要求变压器外壳高度与低压柜高度一致,或由厂家决定。
3、开关柜前、柜后应设置绝缘胶板。
4、变配电室及电缆沟应采取防水、排水及防火措施。
5、防水板边缘应加装橡胶密封层,挡鼠墙表面应光滑,使其具有防鼠功能。

鹤壁鹏源电力工程设计有限公司				浚县人民医院提升项目配电工程		施工副图
设计	张安	校核	吕斌	中心配电室电气平面布置图		
审核	张安	设计	张安			
日期	2025 4月					
				图号	XXY-07	